
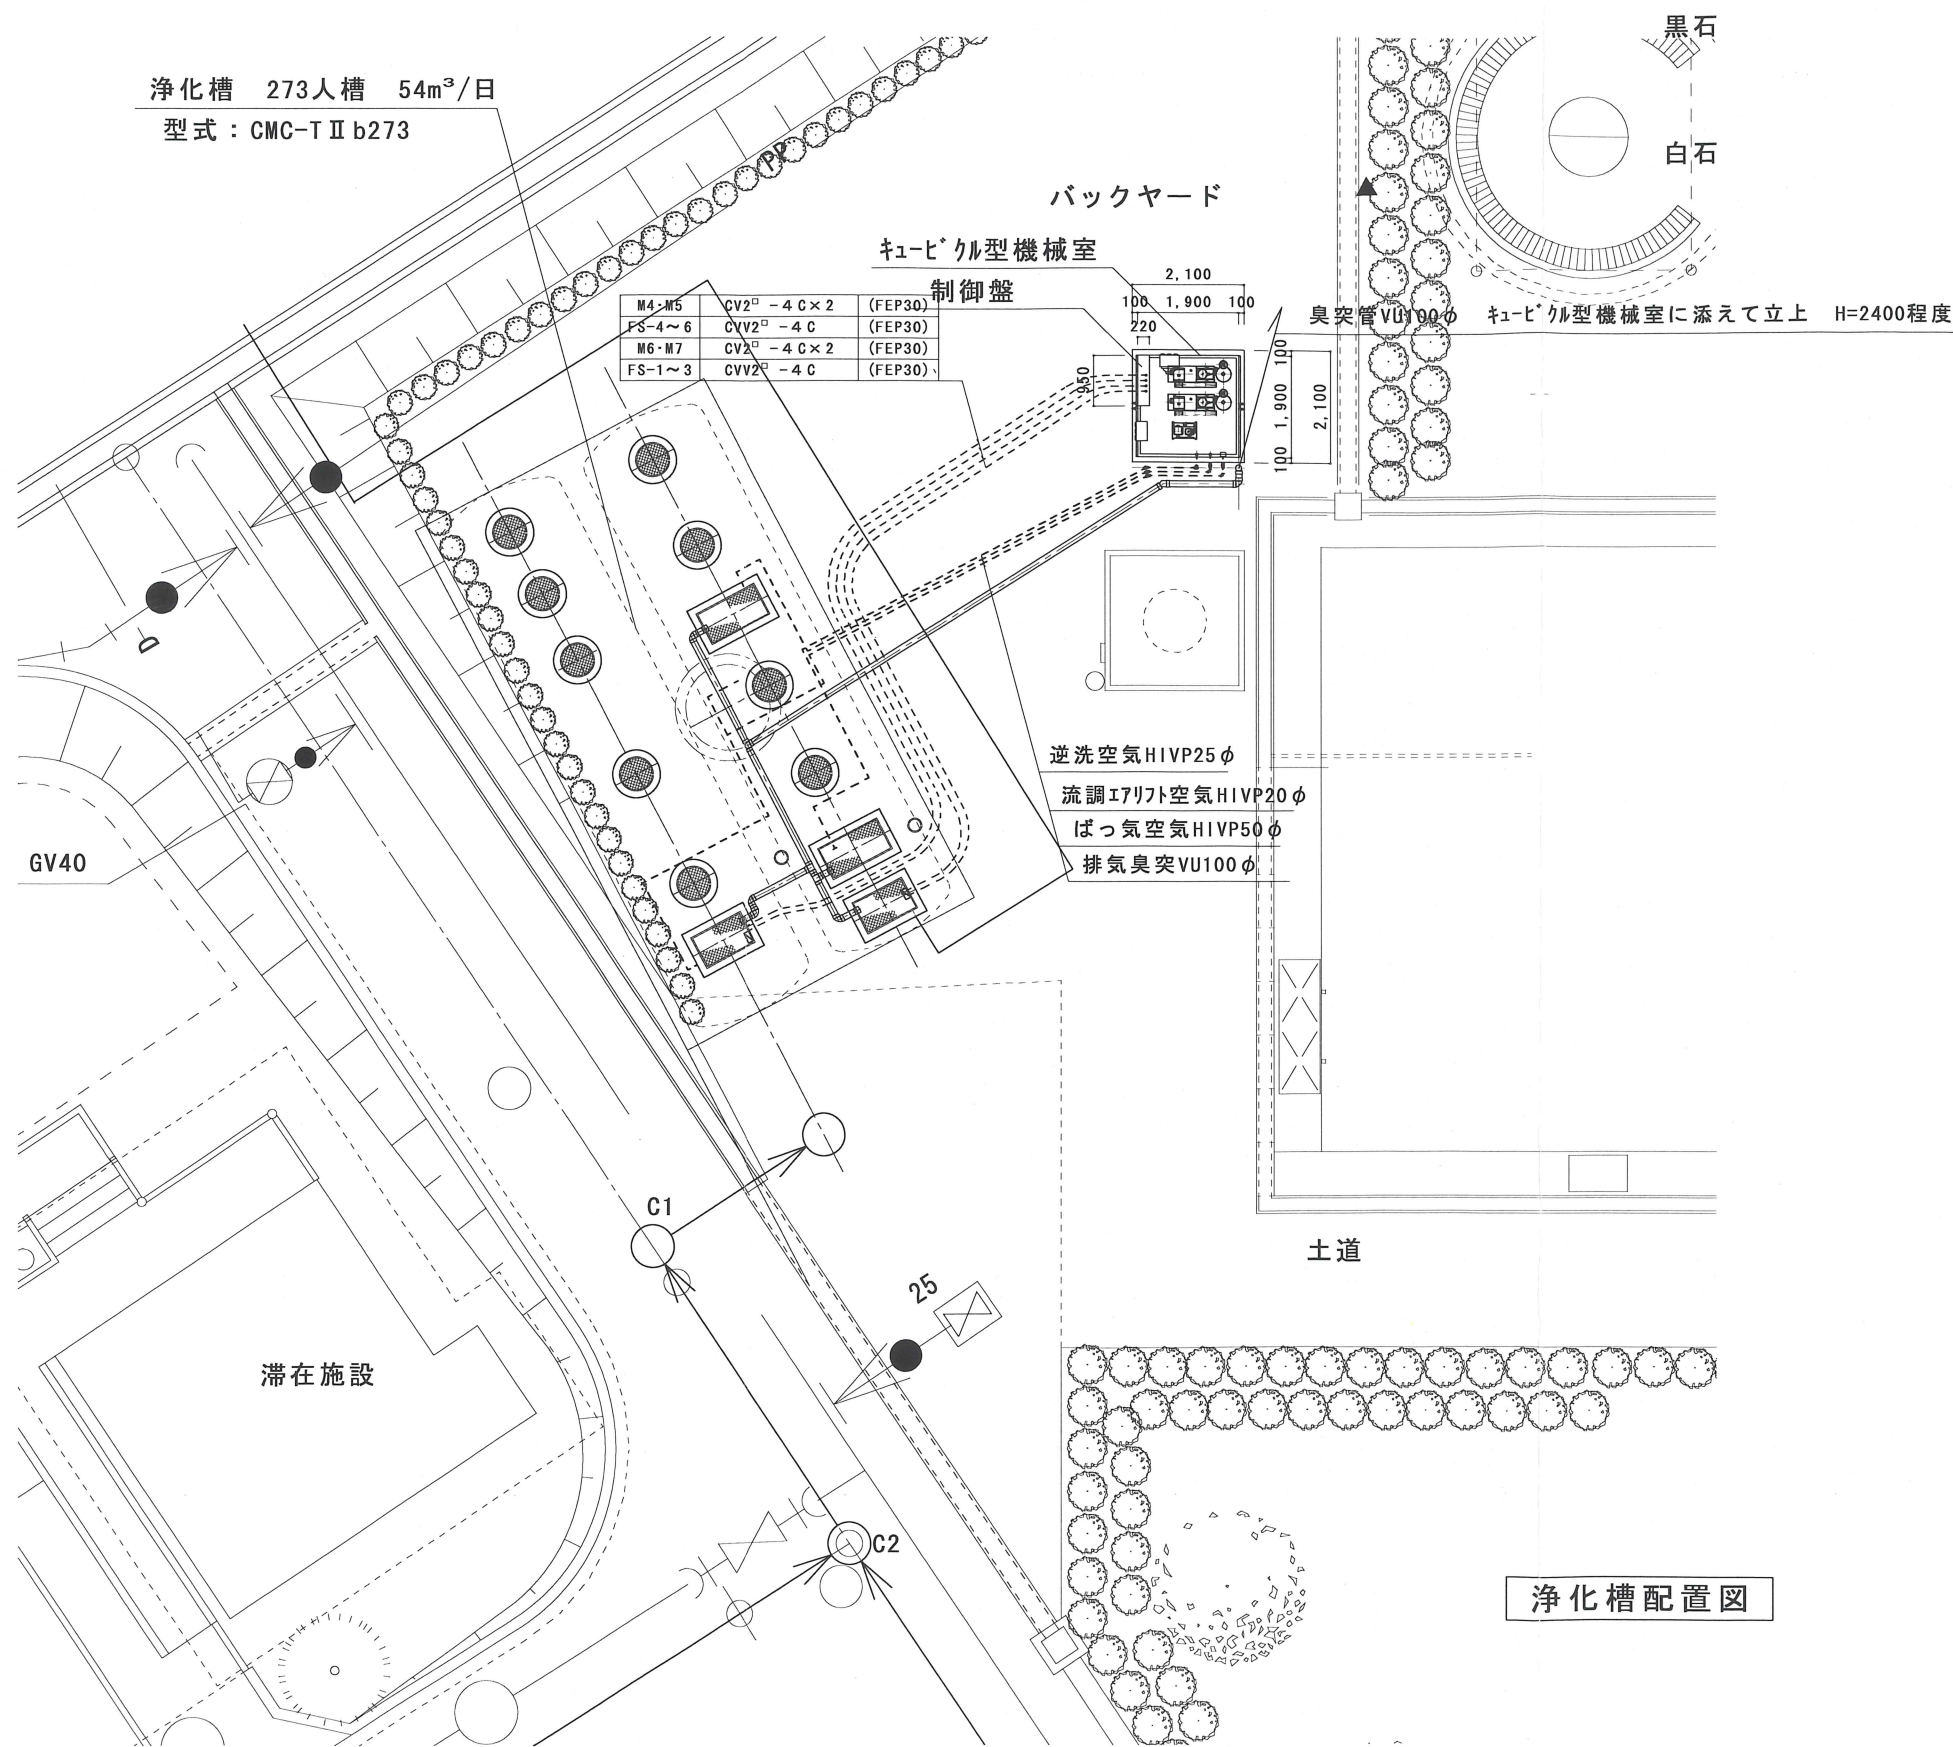


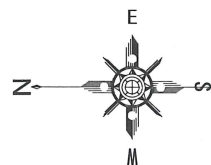

浄化槽配置図



完成図

訂正回数	記号	年月日	来歴	訂正	審査	承認
	△	H18・2・28	排気臭突配管位置キュービカル型機械室側面に変更			
	△	・				
	△	・				

株式会社西原木才

設計 山本 製図 山本 検図 山本 承認 柴崎 図番

図名	浄化槽配置図	日付	2006.03.06
工事名	舞鶴市(仮称)農業公園新築工事	縮尺	1/100
図番	27702015-M-008		

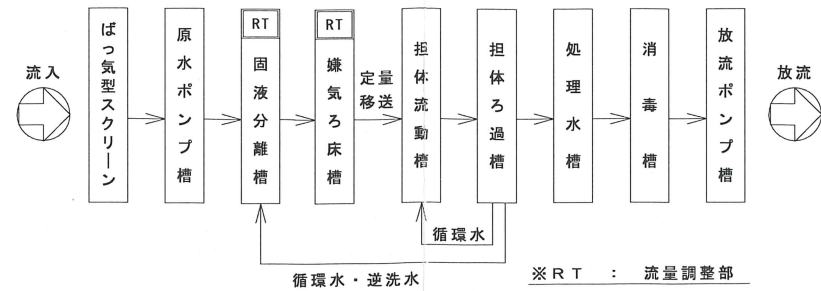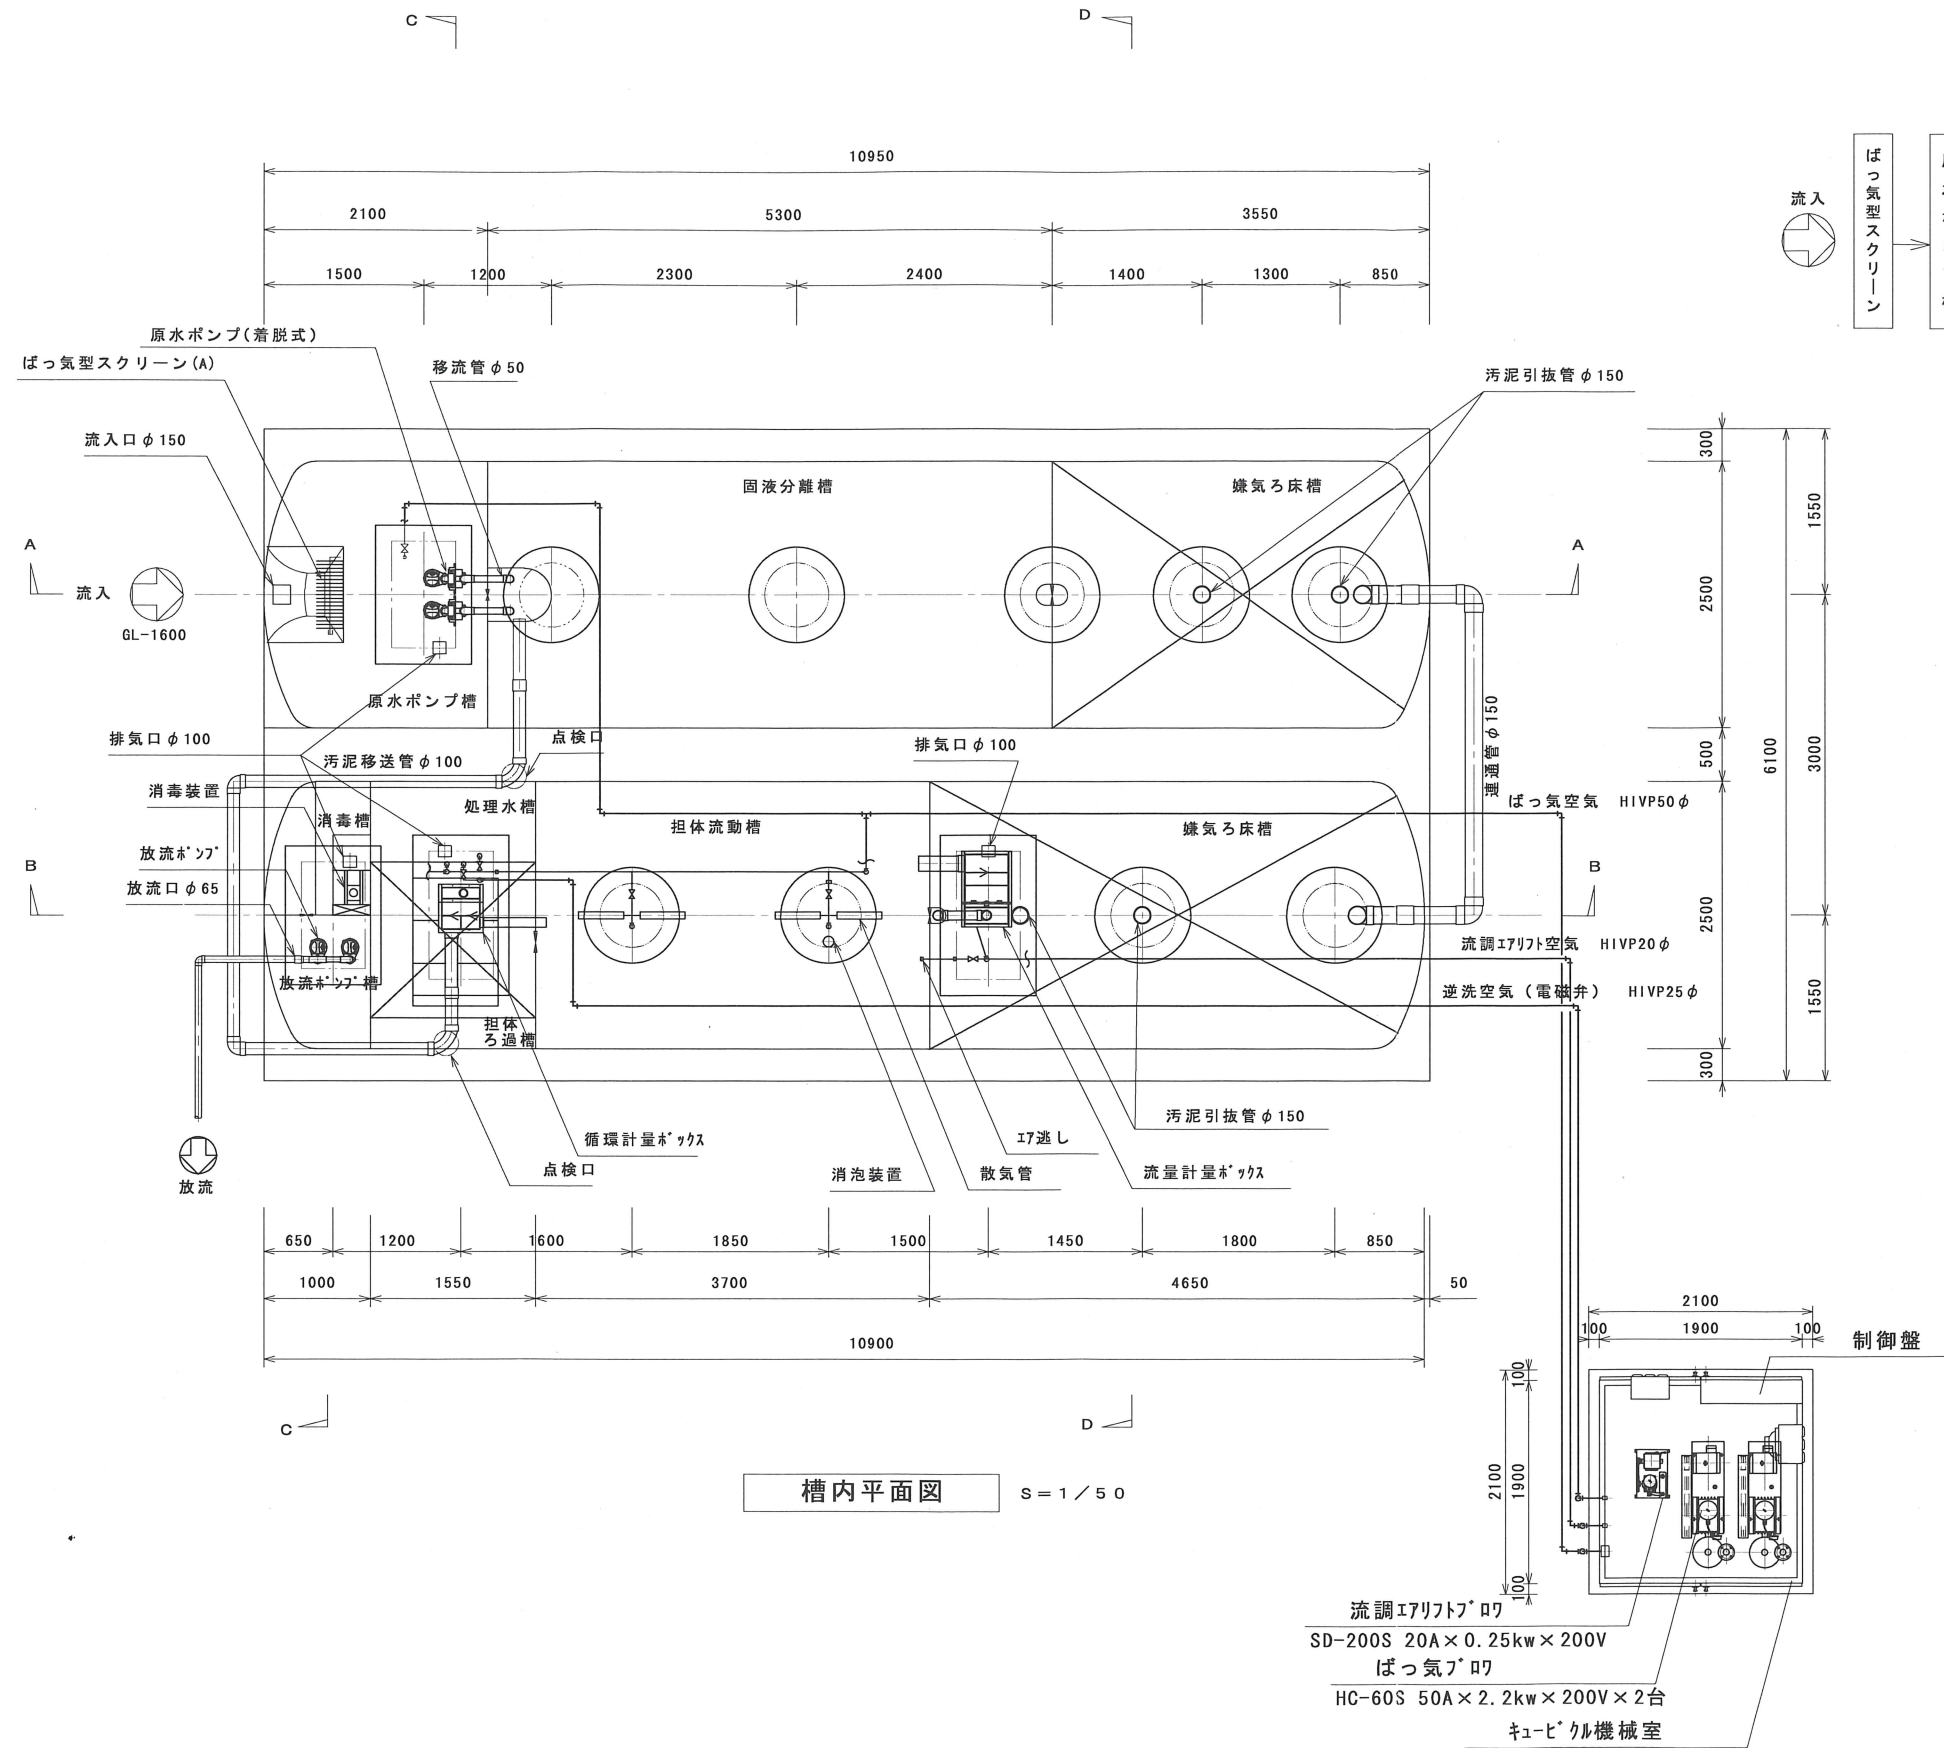

ネオ浄化そう 仕様書		
型 式	CMC-T II b 型	
処理対象人員	273人	
日平均汚水量	54.00m³/日	
流入BOD量	12.880kg/日	
流入水質	BOD	220mg/ℓ
処理水質	BOD	20mg/ℓ以下
処 理 方 式	ピークカット流量調整型固液分離 嫌気ろ床担体流動ろ過循環方式	
型式認定番号	3-02-H-014-3	
型式適合認定番号	型01Ca f 0 a 1 0 4 1 8 0 1	
有 効 容 量	ばっ気型スクリーン	0.9 m³
	原 水 ポンプ 槽	3.37 m³
	流 量 調 整 部	8.11 m³
	固 液 分 離 槽	21.77 m³
	嫌 気 ろ 床 槽	32.4 m³
	担 体 流 動 槽	15.93 m³
	担 体 ろ 過 槽	3.71 m³
	処 理 水 槽	2.47 m³
	消 毒 槽	1.55 m³
量	放 流 ポンプ 槽	1.50 m³
	総 容 量	91.71 m³

点検口蓋仕様 (500K)		
H 1	φ 600	9
H 2	600 x 1000	2
H 3	600 x 1200	2

機 器 リ ス ト	
機 器 名	仕 様
ばっ気ブロウ	1.87m³/分 x 0.2kg/cm² x 50A x 2.2kw x 60Hz x 2台
流調エアリフトブロウ	0.2m³/分 x 0.2kg/cm² x 20A x 0.25kw x 60Hz x 1台
原水ポンプ	0.20m³/分 x 5m x 50A x 0.4kw x 60Hz x 2台
放流ポンプ	0.15m³/分 x 3m x 40A x 0.25kw x 60Hz x 2台

※本槽内補強リングはFRP製とする。
※チェッカープレート枠は、溶融亜鉛メッキ仕上げとする。
※マンホール、チェッカープレートは、防臭パッキン付きとする。

完 成 図

訂正回数	記号	年月日	来 歴	訂正	審査	承認
1	△	H18.2.2	機械室位置反転・蓋の位置記入			
2	△	..				
3	△	..				

株式会社西原ネオ

設計 山本 製図 山本 検図 山本 承認 柴崎

図名	浄化槽槽内平面図・フローシート	日付	2006.03.03
工事名	舞鶴市(仮称)農業公園新築工事	縮尺	1/50
図番	27702015-M-001		

浄化槽放流管埋設状況(断面図等がないため写真を提示)

【左側:浄化槽横付近、中央:土手側の開渠水路の下を横断、右側:土手部分の埋設状況(階段横)】

